


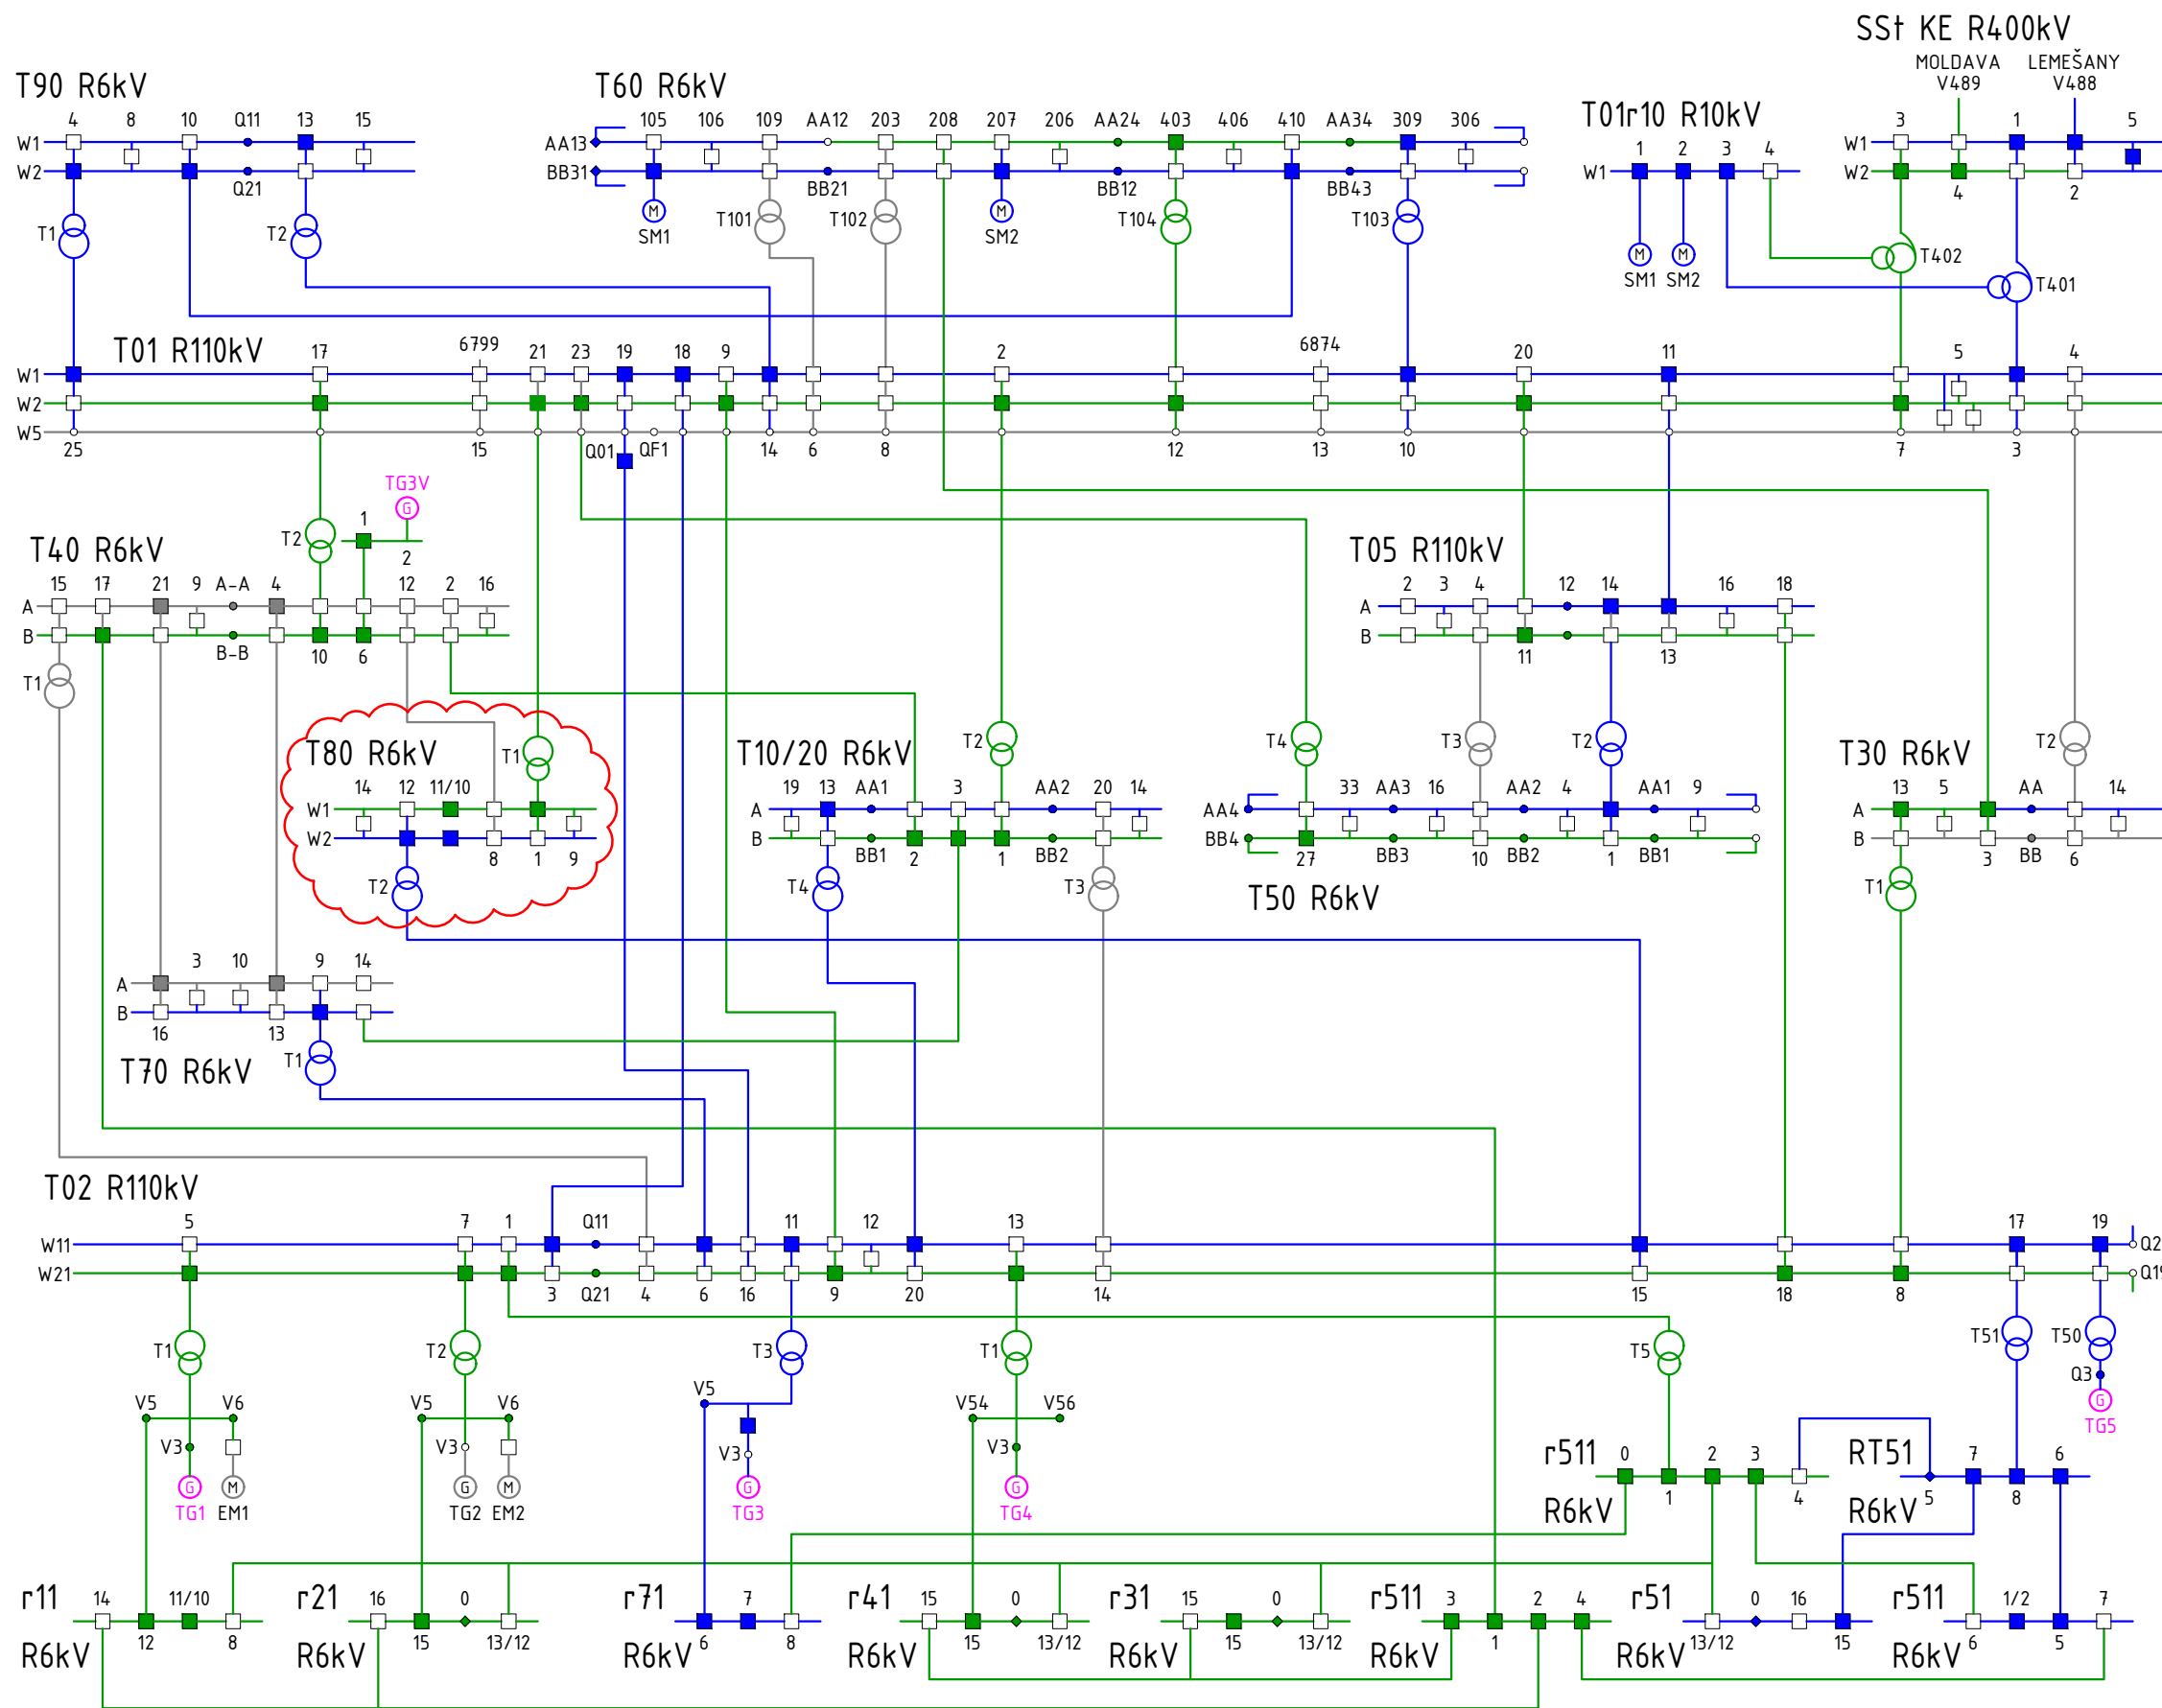

NAPĀŤOVÁ SÚSTAVA	BEZPEČNOSTNÉ OPATRENIA (PODĽA STN EN 61936-1, STN EN 50522)	
	OCHRANA PRED DOTYKOM ŽIVÝCH ČASŤÍ	OCHRANA V PRÍPADE DOTYKU NEŽIVÝCH ČASŤÍ
3 AC 400 kV 50 Hz TT	MIMO DOSAH	UZEMNENÍM
3 AC 110 kV 50 Hz TT	MIMO DOSAH	UZEMNENÍM
3 AC 10 kV 50 Hz IT	MIMO DOSAH	UZEMNENÍM
3 AC 6 kV 50 Hz IT	MIMO DOSAH	UZEMNENÍM

LEGENDA:

- 1. systém
- 2. systém
- Pomocný systém
- Výroba
- Zájumová oblasť

POZNÁMKA:

- Zmena prevádzkovania rozvodne T80:
- z 1. systému bude zapnuté T2 na prípojnicu W2, z ktorej bude napájaný aparát 10
 - z 2. systému bude zapnuté T1 na prípojnicu W1, z ktorej bude napájaný aparát 9

Zhotoviteľ / Contractor	LiV-EPI, s.r.o. Trenčianska 56/F 821 09 Bratislava	Zhotoviteľ staveb. časti / Contractor of the construc. part	REPRIX, s.r.o. Senný trh 2, 040 01 Košice
-------------------------	--	---	--

Identifikátory / Identifiers:		Číslo stavby / Project No.:	
ČML/No. of Map:	C15, C16	Prevádzka/Plant:	009
Oblasť/Area:	206	Objekt/Object:	001
		1369DW	

3					
2					
1	Na schválenie	Ing. Lahuha	20.2.2025	Ing. Zeman	Ing. Zeman
0	Na odsúhlasenie	Ing. Lahuha	30.9.2024	Ing. Zeman	Ing. Zeman
REV	Popis / Description	Vypracoval/Prepared	Dátum/Date	Kontroloval/Checked	Schválil/Approved

INVESTOR:	U.S.STEEL KOŠICE s.r.o.
Stavba/Job:	1369DW - PRÍPOJKY MÉDII PRE ROZVOJOVÉ ÚZEMIE DZ ENERGETIKA 1369DW - MEDIA CONNECTION FOR THE DEVELOPMENT AREA OF DZ ENERGETIKA
Časť projektu/ Part of project:	PC 01 - PRÍPOJKY ELEKTRICKEJ ENERGIE PC 01 - ELECTRICAL ENERGY CONNECTIONS
Objekt/ Area:	PS 101 - DOZBROJENIE ROZVODNE T80 PS 101 - EXTENSION OF THE T80 SUBSTATION

ENEXIS Košice s.r.o. BELEHRADSKÁ 11, KOŠICE	
PROJEKTY A INŽINIERING V PRIEMYSELE	
www.enexis.sk	+421 905 858167

Dielčí objekt/ Sub area:	Stupeň/Level	Stavebné povolenie
Časť/ Part:	Mierka/Scale	-
	Formát/Size	3x4
	Kótované v/Dimension in	mm
Obsah/Content		V.č./Dwg No.
Bloková schéma distribučnej siete USSK Block diagram of the USSK distribution network		01
Arch. č./Order No		EN-0723.3.E.101.00.00.01