


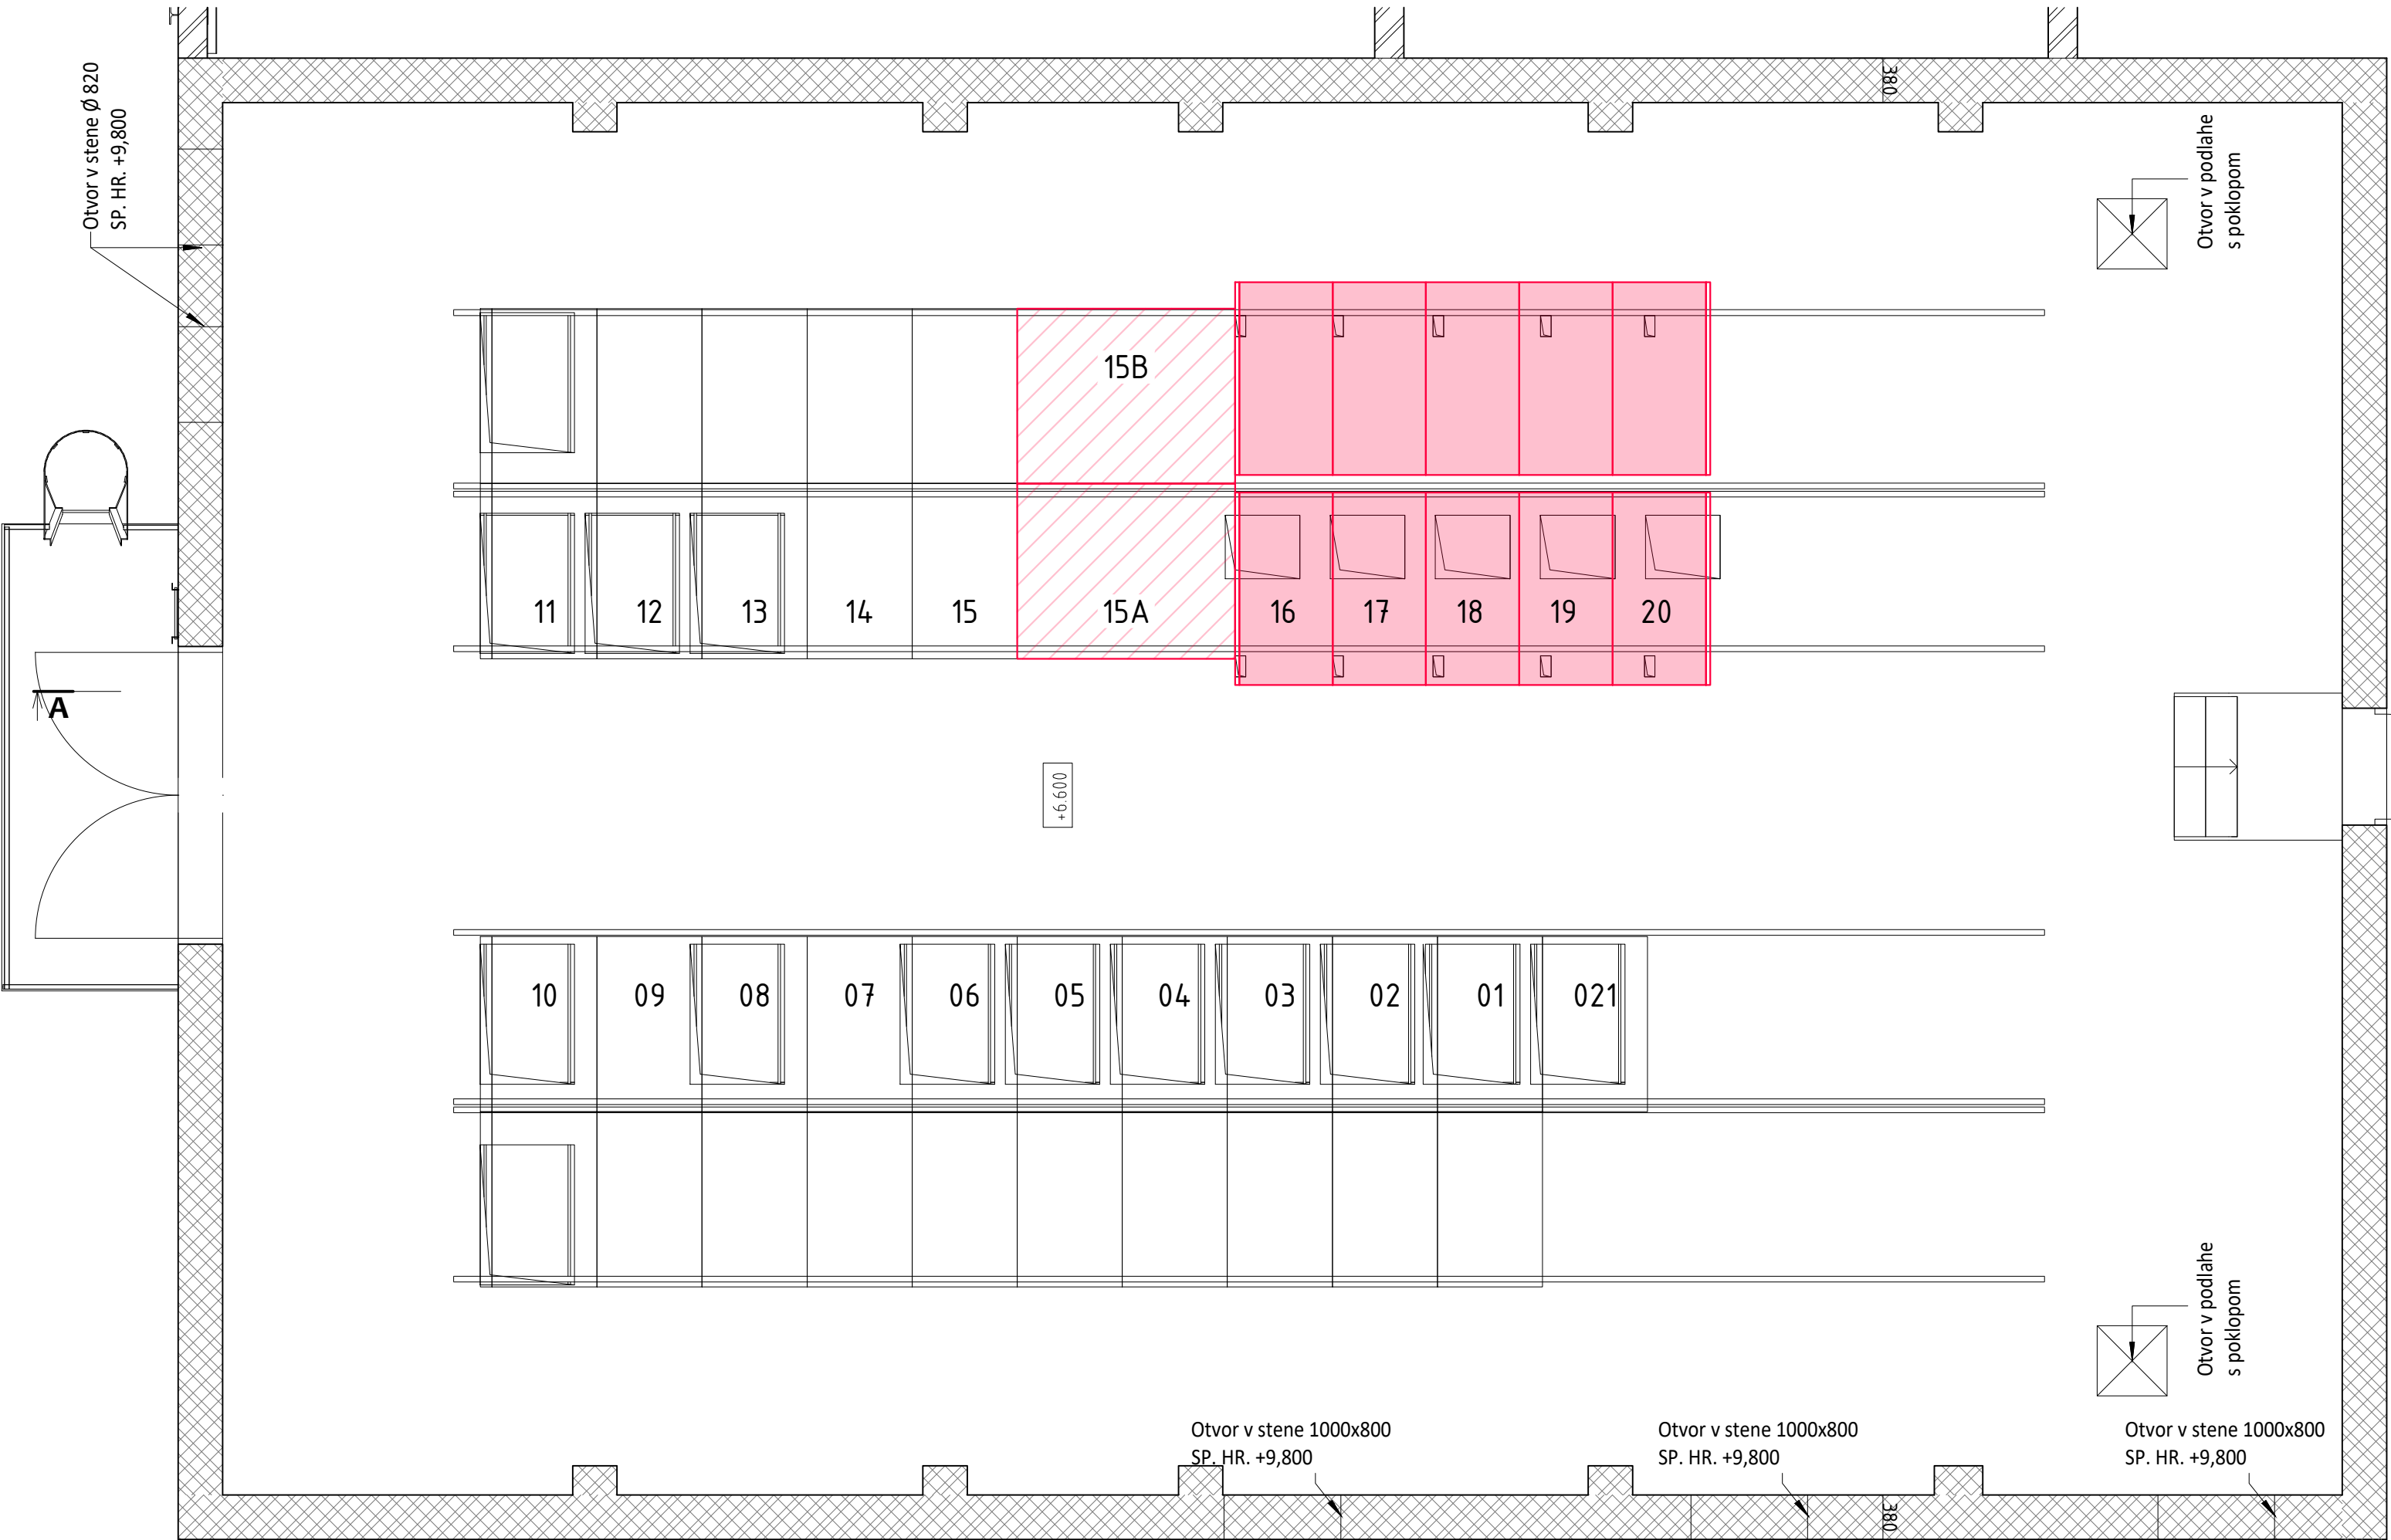

LEGENDA:

- Existujúci stav
- Projektovaný stav – prepojovacie pole L15A, L15B
- Projektovaný stav – nové skrine rozvodne T80 – polia L16 – L20

POZNÁMKA:

- Existujúca a nová časť rozvodne T80 bude prepojená atypickým riešením v poli =L15A
- Pod novými skriňami je potrebné doplniť otvory pre vyvedenie káblov

Zhotoviteľ / Contractor

LiV-EPI, s.r.o.
Trenčianska 56/F
821 09 Bratislava

Zhotoviteľ staveb. časti / Contractor of the construc. part

REPREX, s.r.o.
Senný trh 2, 040 01 Košice

Identifikátory / Identifiers:

ČML/No. of Map: C15, C16

Prevádzka/Plant: 009

Oblasť/Area: 206

Objekt/Object: 001

Číslo stavby / Project No.: 1369DW

3

2

1 Na schválenie

0 Na odsúhlasenie

REV Popis / Description

INVESTOR: U.S.STEEL KOŠICE s.r.o.

Stavba/Job: 1369DW - PRÍPOJKY MÉDII PRE ROZVOJOVÉ ÚZEMIE DZ ENERGETIKA
1369DW - MEDIA CONNECTION FOR THE DEVELOPMENT AREA OF DZ ENERGETIKA

Časť projektu/ Part of project: PC 01 - PRÍPOJKY ELEKTRICKEJ ENERGIE
PC 01 - ELECTRICAL ENERGY CONNECTIONS

Objekt/ Area: PS 101 - DOZBROJENIE ROZVODNE T80
PS 101 - EXTENSION OF THE T80 SUBSTATION

Dielčie objektu/ Sub area:

Časť/ Part:

Obsah/Content: Dispozícia rozvodne T80
Layout of the T80 substation

Stav dokumentu / Status code of document:

☐ 1. Schválený pre výrobu/For Construction

☒ 2. Na schválenie/For approval

☐ 3. Na pripomienkovanie/For comments

☐ 4. Informatívny výkres/For information

±0,00 = +223,000 m.n.m.

VÝŠKOVÝ SYSTÉM JADRAN

POLOHOPISNÝ SYSTÉM: MSS USS

ENEXIS Košice s.r.o.

BELEHRADSKÁ 11, KOŠICE

PROJEKTY A INŽINIERING V PRIEMYSELE

www.enexis.sk

+421 905 858167

Stupeň/Level

Mierka/Scale

Formát/Size

Kótované v/Dimension in

Stavebné povolenie

1:50

3xA4

mm

Arch. č./Order No

V.č. / Dwg No.

EN-0723.3.E.101.00.00.05

05